






LEGENDE

-  Réseau AEP projet en tranchée
-  Réseau AEP projet en galerie existante
-  Raccordement AEP
-  Poteau incendie projet
-  Poteau relais projet

HAUTES-ALPES
BRIANÇON (05100)
FORT DES TROIS TÊTES
(Classé MH et Inscrit MH le 8 Juin 1989)
Restauration et restructuration pour réutilisation




MAITRISE D'OUVRAGE:	SO LE FORT DES TROIS TÊTES 15, rue Pasteur - Résidence Bardot 05100 BRIANÇON	
MAITRISE D'OUVRAGE OPERATIONNELLE:	NEXT FINANCIAL PARTENERS 9, rue des Docteurs Charcot 42100 SAINT-ETIENNE AMO - MCO - CPI Tél : 06 47 28 20 78 Mail : la@next-financial-partners.com	
MAITRISE D'OEUVRE:	GMDP ARCHITECTURE Architecte en Chef de Monuments Historiques 14, rue Cassette 75008 PARIS Tél : 01 45 44 72 73 Mail : studio@gmdp.fr	
ARCHITECTE COTRAITANT:	ACI ARCHITECTURE 15, avenue Pasteur 75011 PARIS Tél : 01 48 05 86 63 Mail : patrice.hospitalier@seco-aci.fr	
ECONOMISTES:	C. SABOUREAU 104, avenue André Magnot CS 77331, 51073 TOURS CEDEX 2 Tél : 02 47 54 02 85 Mail : charles@saboureau-ig.fr	FL INGENIERIE 21 rue de Torce 72100 LE MANS Tél : 02 43 72 91 91 Mail : remone@fl-ingenierie.com
BET STRUCTURE:	KHEPREN Ingénierie 88 bis avenue de la Convention 94117 ARCEUIL CEDEX Tél : 02 43 72 91 91 Mail : l.chevreton@khepren.fr	SIGMA 2 boulevard d'Estourmelles de Constant 72000 LE MANS Tél : 02 43 72 91 91 Mail : damien.leguennec@sigma-ingenierie.fr
BET FLUIDES:	ALTERNET 12 avenue d'Italie 94117 ARCEUIL CEDEX Tél : 01 53 79 70 71 Mail : marc.mettenger@alternet-consulting.com	FLUELEC 32 bis, rue de Rennes 35510 CESSON-SEVIGNÉ Tél : 02 23 45 51 51 Mail : rocher@fluelec.com
BET VRD:	OTCI Parc Inca, 1 place des Etats Unis Bâtiment Lige - CS 40422 94158 RUNGIS CEDEX 1 Tél : 01 58 30 17 37 Mail : lavature@otci.fr	
SOUS-TRAITANCE MAITRISE D'OEUVRE:		

OPC:	GMDP ARCHITECTURE Architecte en Chef de Monuments Historiques 14, rue Cassette 75008 PARIS Tél : 01 45 44 72 73 Mail : studio@gmdp.fr	ACI ARCHITECTURE 15, avenue Pasteur 75011 PARIS Tél : 01 48 05 86 63 Mail : patrice.hospitalier@seco-aci.fr
CONTROLE SCIENTIFIQUE ET TECHNIQUE:	UDAP 05 - Unité Départementale de l'Architecture et du Patrimoine DRAC Provence Alpes Cotes Azur Conservation Régionale des Monuments Historiques 23, Boulevard du 19e Tiers 13617 Aix-en-Provence CEDEX 1 Tél : 04 42 16 19 00 Mail : @com	

COORDONNATEUR SPS:	COORDONNATEUR SSI:
SOCOTEC AMIENS - BURY (Etudes) Constructions Amiens 1 Allée de la Pépinière Centre Class "La Passiflore" - 80480 BURY Tél : 03 22 80 43 00 Mail : Xavier.MACH@socotec.com	SOCOTEC AMIENS - BURY (Etudes) Constructions Amiens 1 Allée de la Pépinière Centre Class "La Passiflore" - 80480 BURY Tél : 03 22 80 43 00 Mail : Xavier.MACH@socotec.com

AUTORISATION DE TRAVAUX SUR MH - PERMIS DE CONSTRUIRE Numéro **MH102**
ETAT PROJET Schéma Directeur des réseaux projetés - AEP
 Echelle: 1:1000ème Ref. inf.: **AA109/2018**

Attire	Emetteur	Type	Zone ou bat	Numéro	N. Orig.	BAT.	Lot	Phase	Indice	Date indice
FT	OTCI			006004						

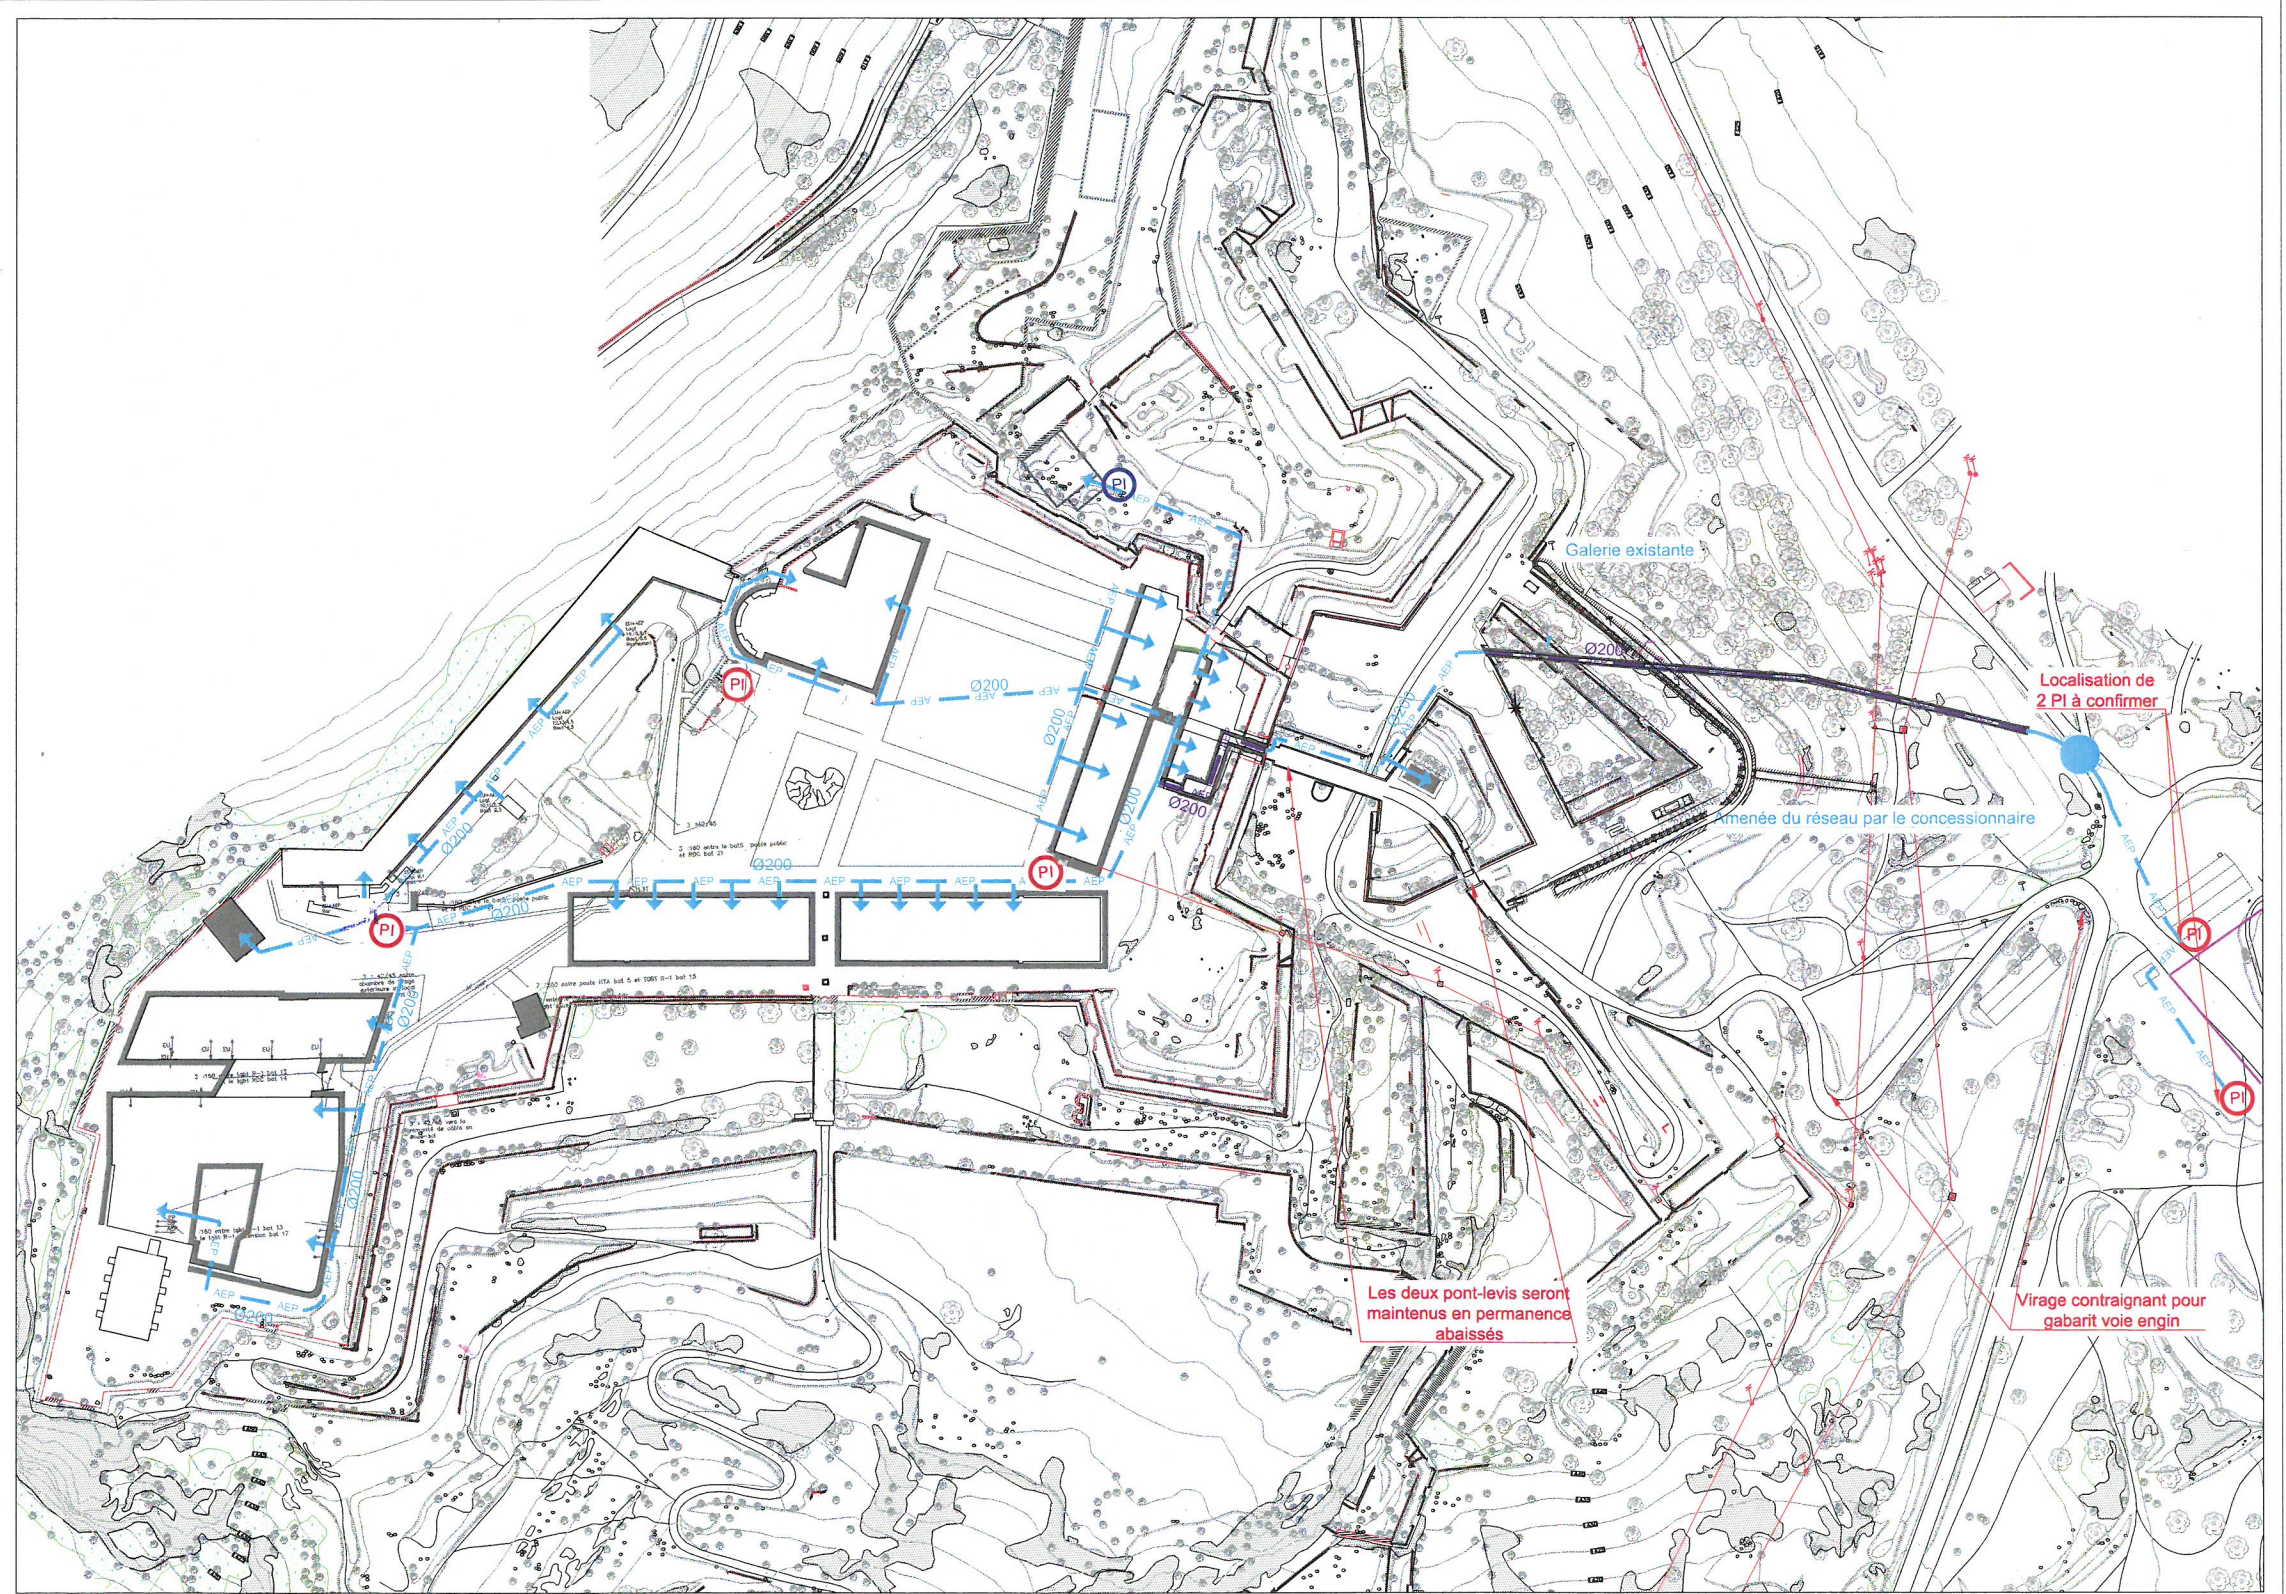

ADDITION DE L'EAU POTABLE