

- LEGENDE**
- Fourreaux EDF
 - Réseau France Télécom
 - Réseau GAZ
 - Réseau EU
 - Réseau EAU


- LIMITES DE PROPRIETE
- CLOTURE GRILLAGEE

Espaces verts - (dont arbres de haute tige : 235 U)
11641 m²

Stationnements : 47 places + 12 arbres de haute tige

ACCES
POMPIER

VOIE DE CIRCULATION

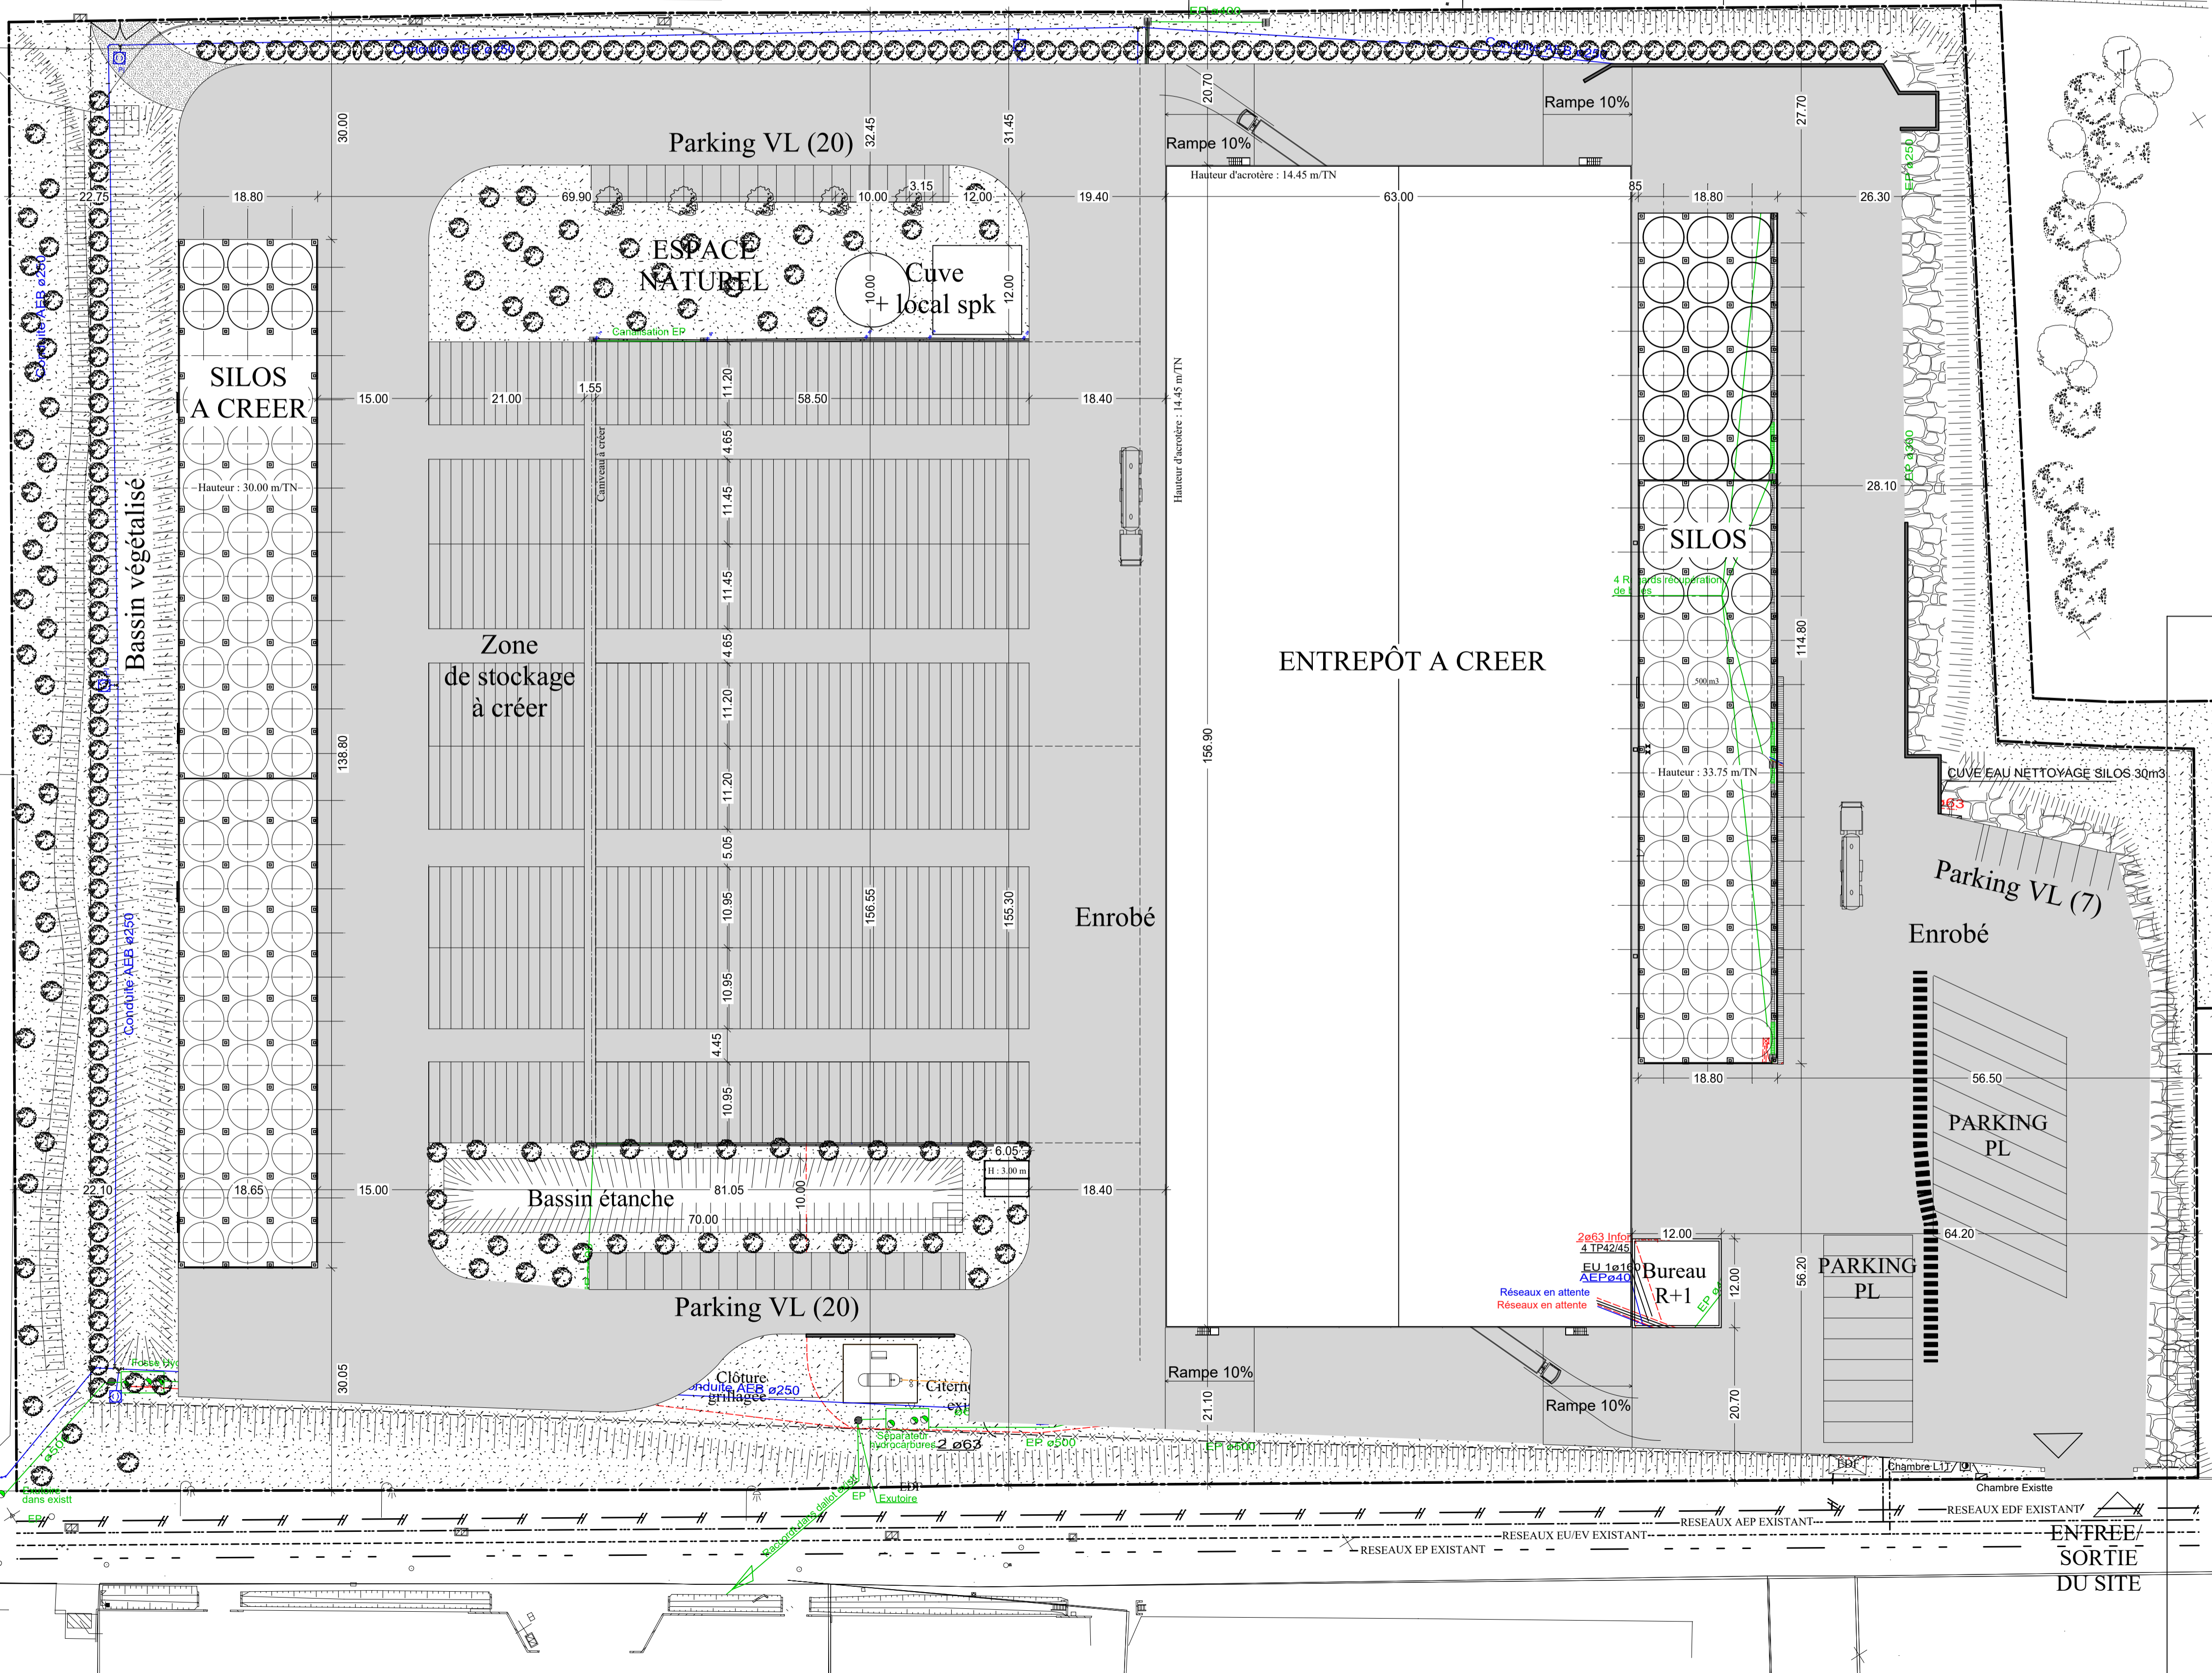

VAL DE L'ARC SARL
Euroflory Parc
375, allée Henri Moissan
13 130 Berre l'Etang

MAITRE D' OUVRAGE
SARL VAL DE L'ARC
Z.A.C. Euroflory
375, allée Henri Moissan
13 130 Berre l'Etang

MAITRE D' OEUVRE
CANAL ARCHITECTURE J.L. CHARRA
Mas Nadal 761 chemin de Fourchon
13200 ARLES

**EXTENSION PLATEFORME LOGISTIQUE
MULTISERVICE VAL DE L'ARC**

**DEMANDE D'AUTORISATION
D'EXPLOITER**

Plan:
**Projet
PLAN DE MASSE
ET RESEAUX**

N° DU PLAN :	DATE : 29.05.2017	ECHELLE : 1/500	INDICE :
Modifications	Date	Indice	